


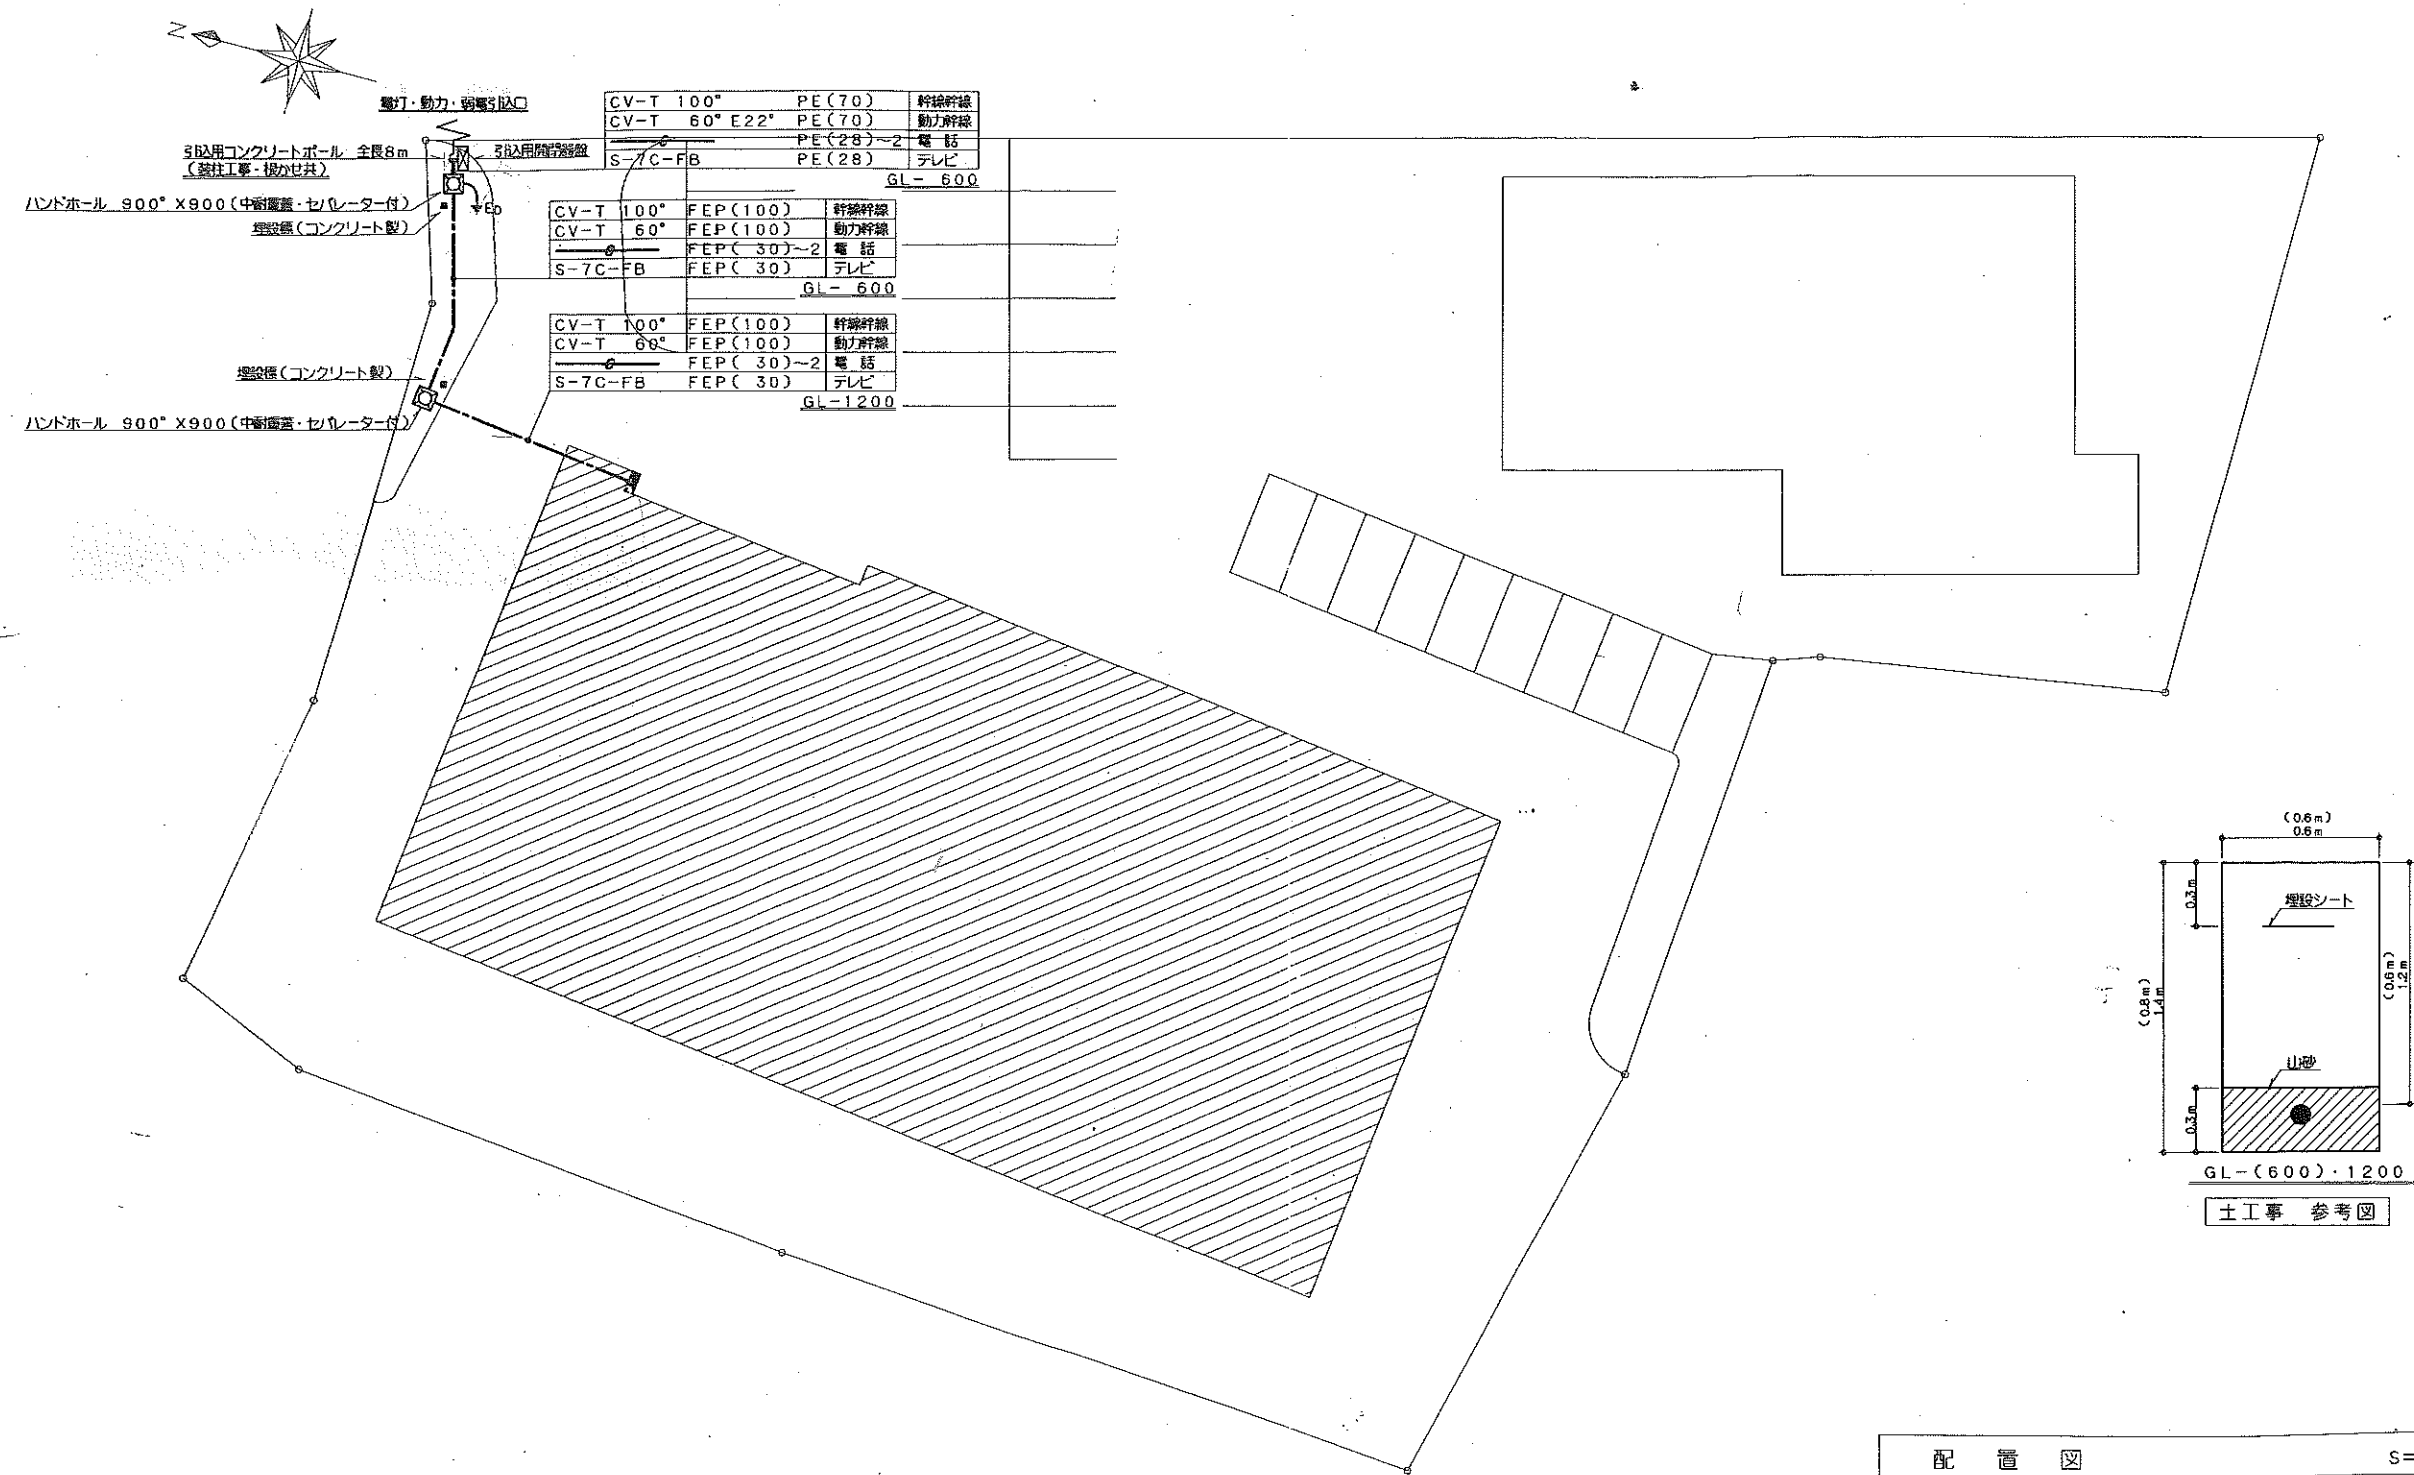

工事名称	リサイクルセンター建設工事 (電気設備)	図面番号	E-3
図面名称	配電図	縮尺	S=1/250
一級建築士事務所 (印)	熊倉敏次建築設計事務所	所在地	栃木県鹿沼市千波867番地
設計年月日		電話	0289(62)6730
設計担当		校閲	