


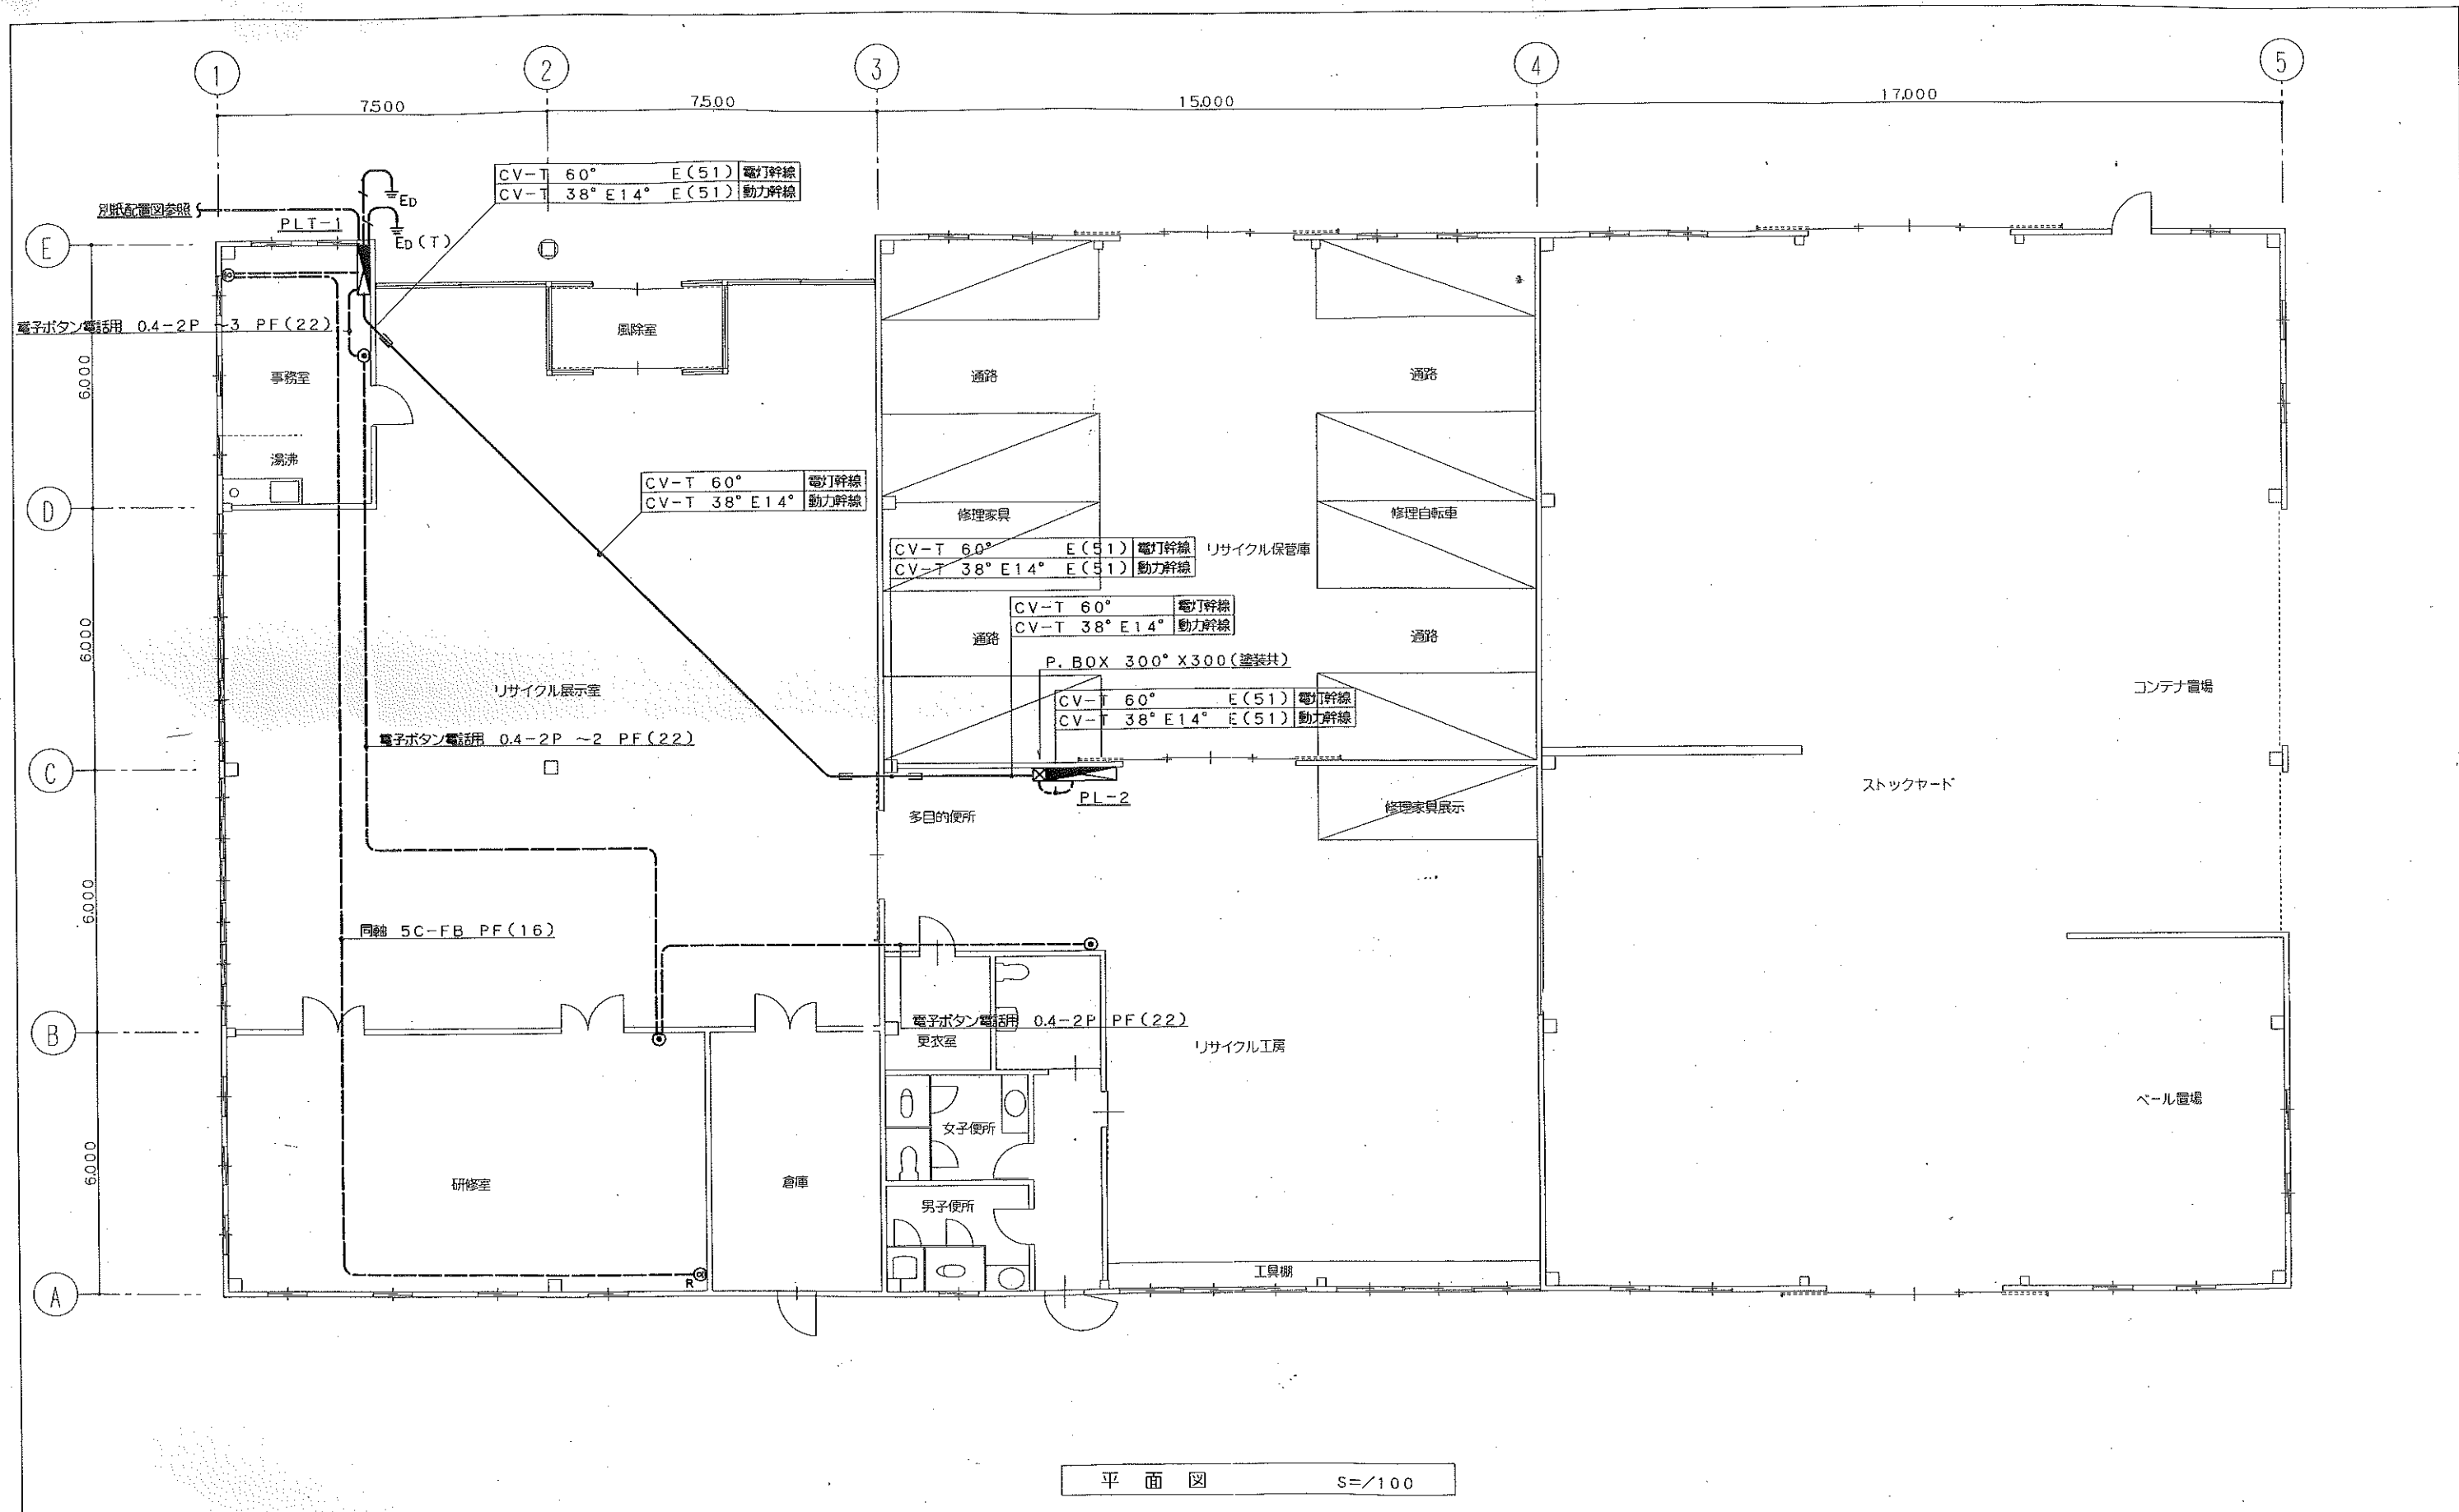

平面図 S=1/100

工事名称	リサイクルセンター建設工事（電気設備）	図面番号	E-5
図面名称	幹線・弱電設備 平面図	縮尺	S=1/100
一級建築士事務所	（株）熊倉敏次建築設計事務所	所在地	栃木県鹿沼市千波867番地
設計年月日	14.12.10	設計者	熊倉敏次
		検図	（印）