


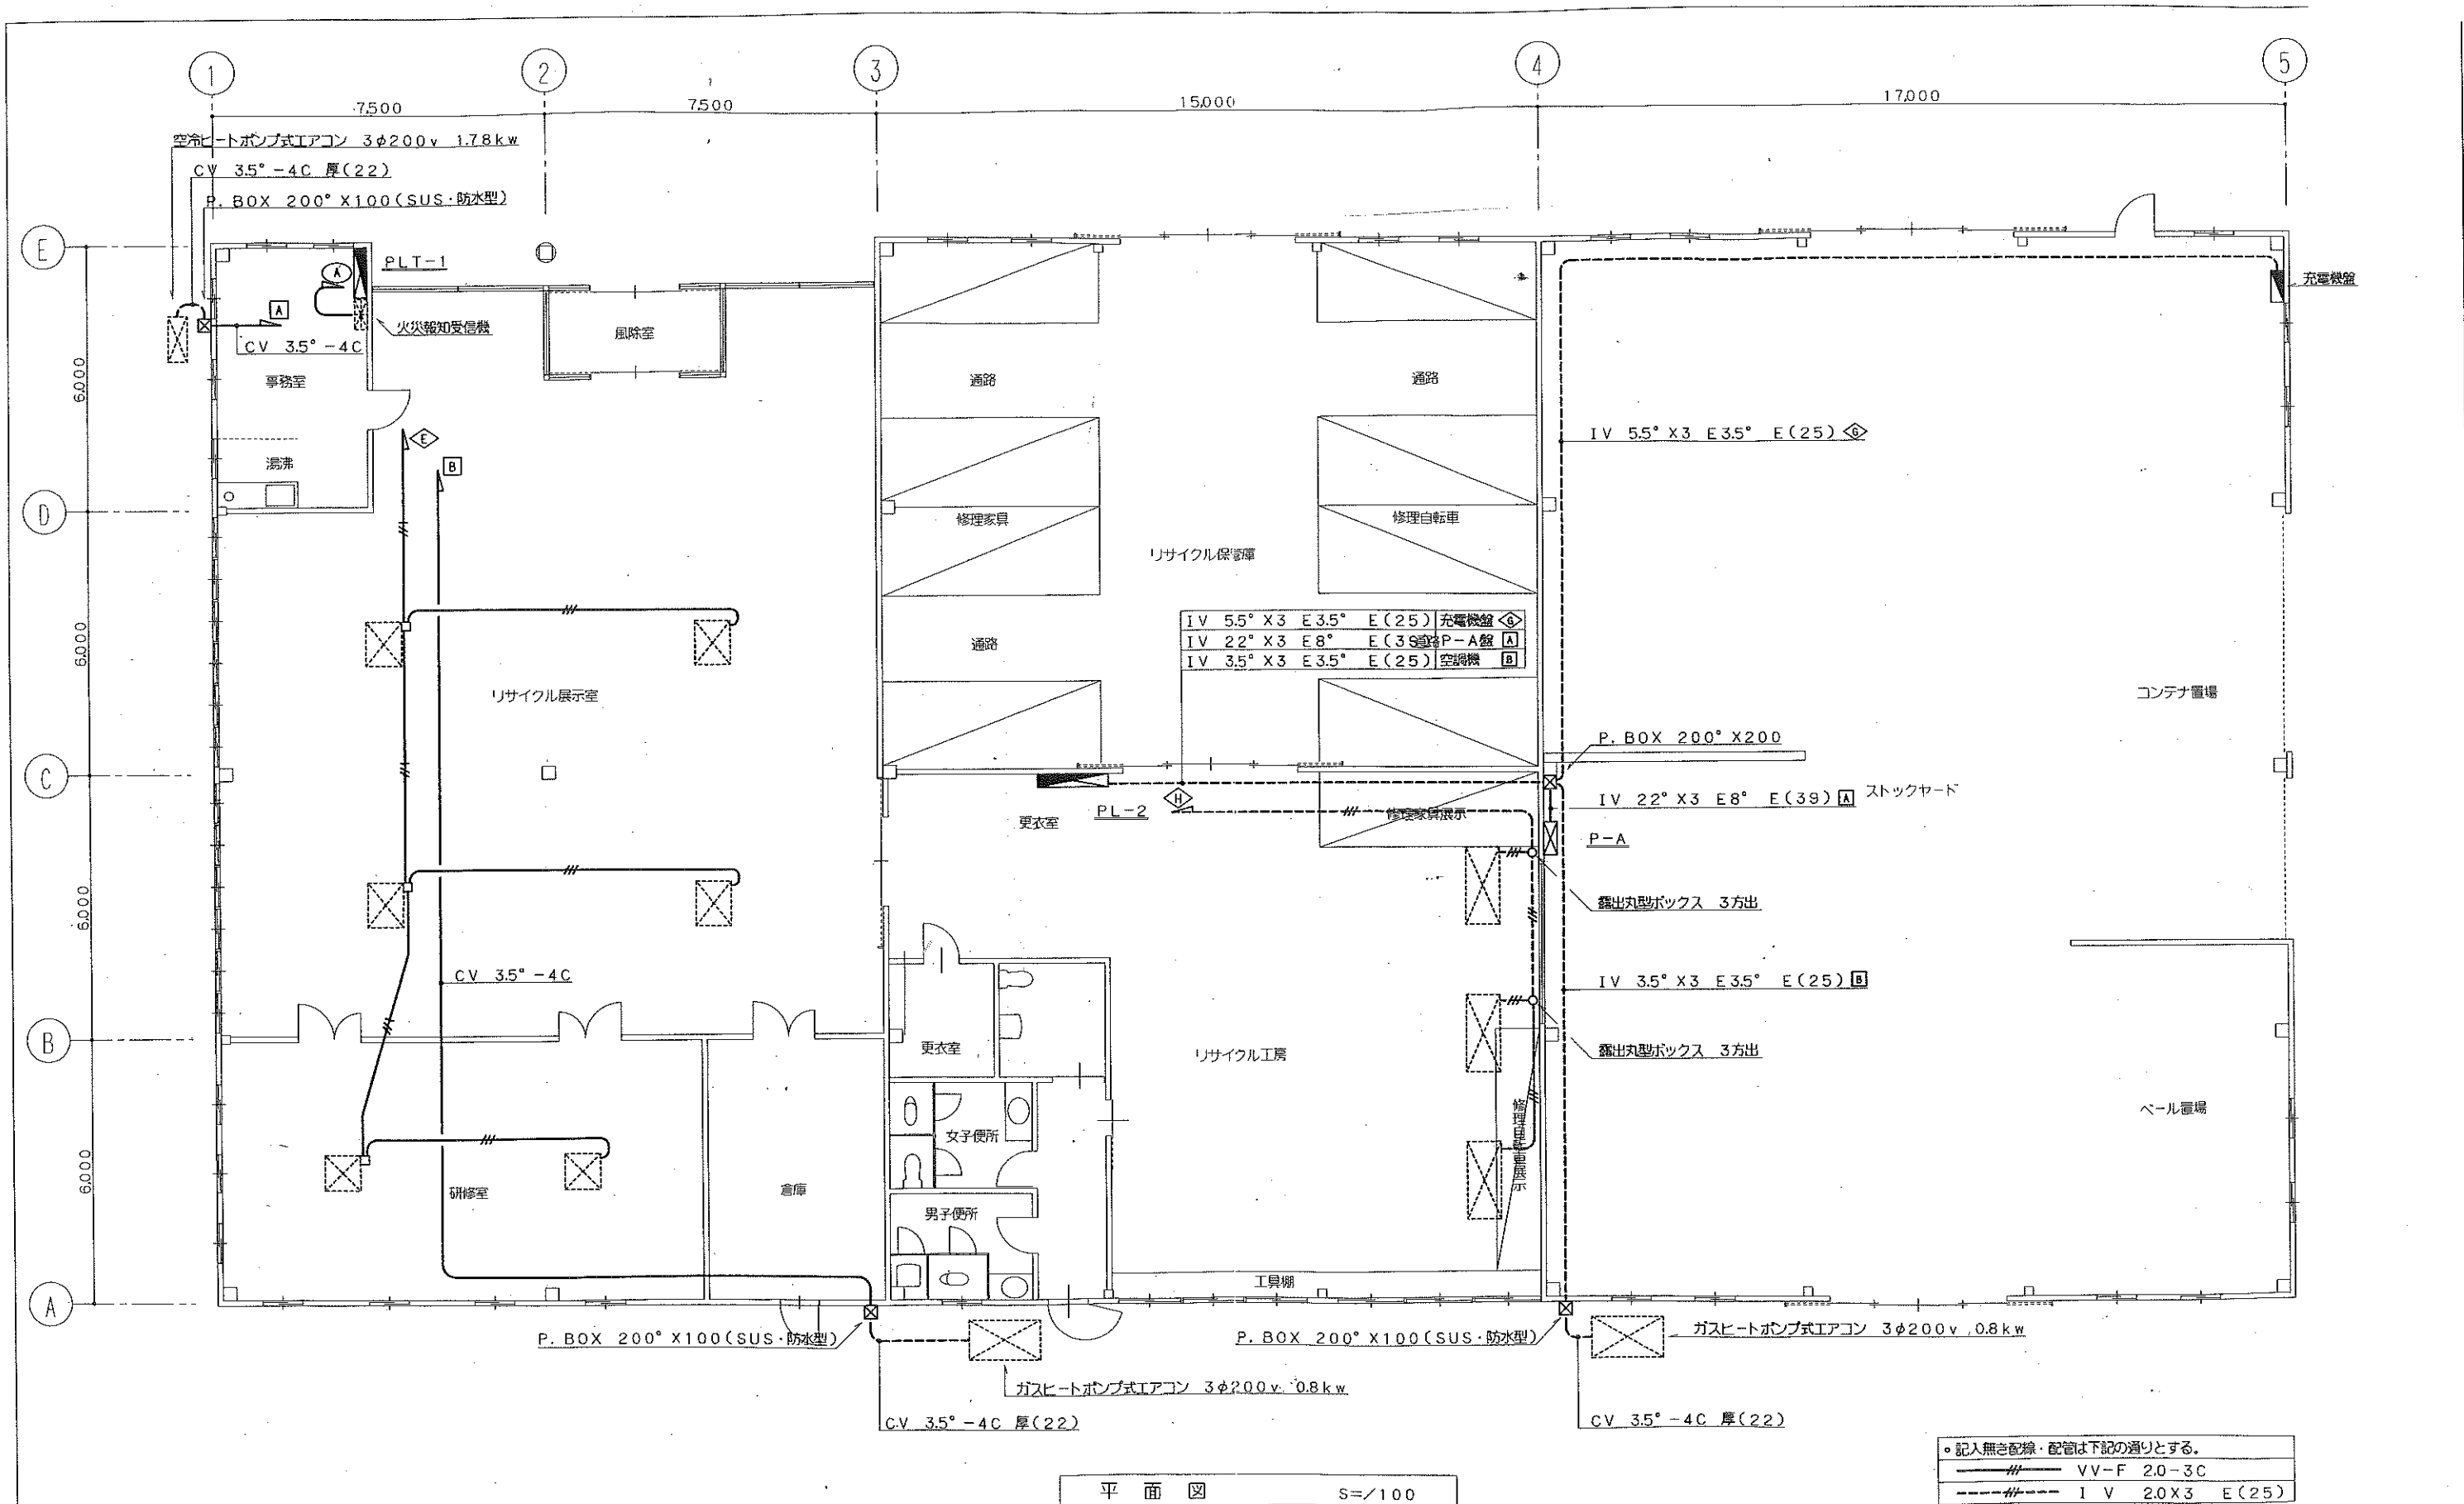

工事名称	リサイクルセンター建設工事（電気設備）	図面番号	E-6
図面名称	動力・空調電源設備 平面図	縮尺	R S=1/100
一級建築士事務所（株）熊倉敬次建築設計事務所	栃木県鹿沼市千波867番地 電話 0289(62)6730	校印	
設計年月日 4.12.10	設計担当 (印)	校印	