


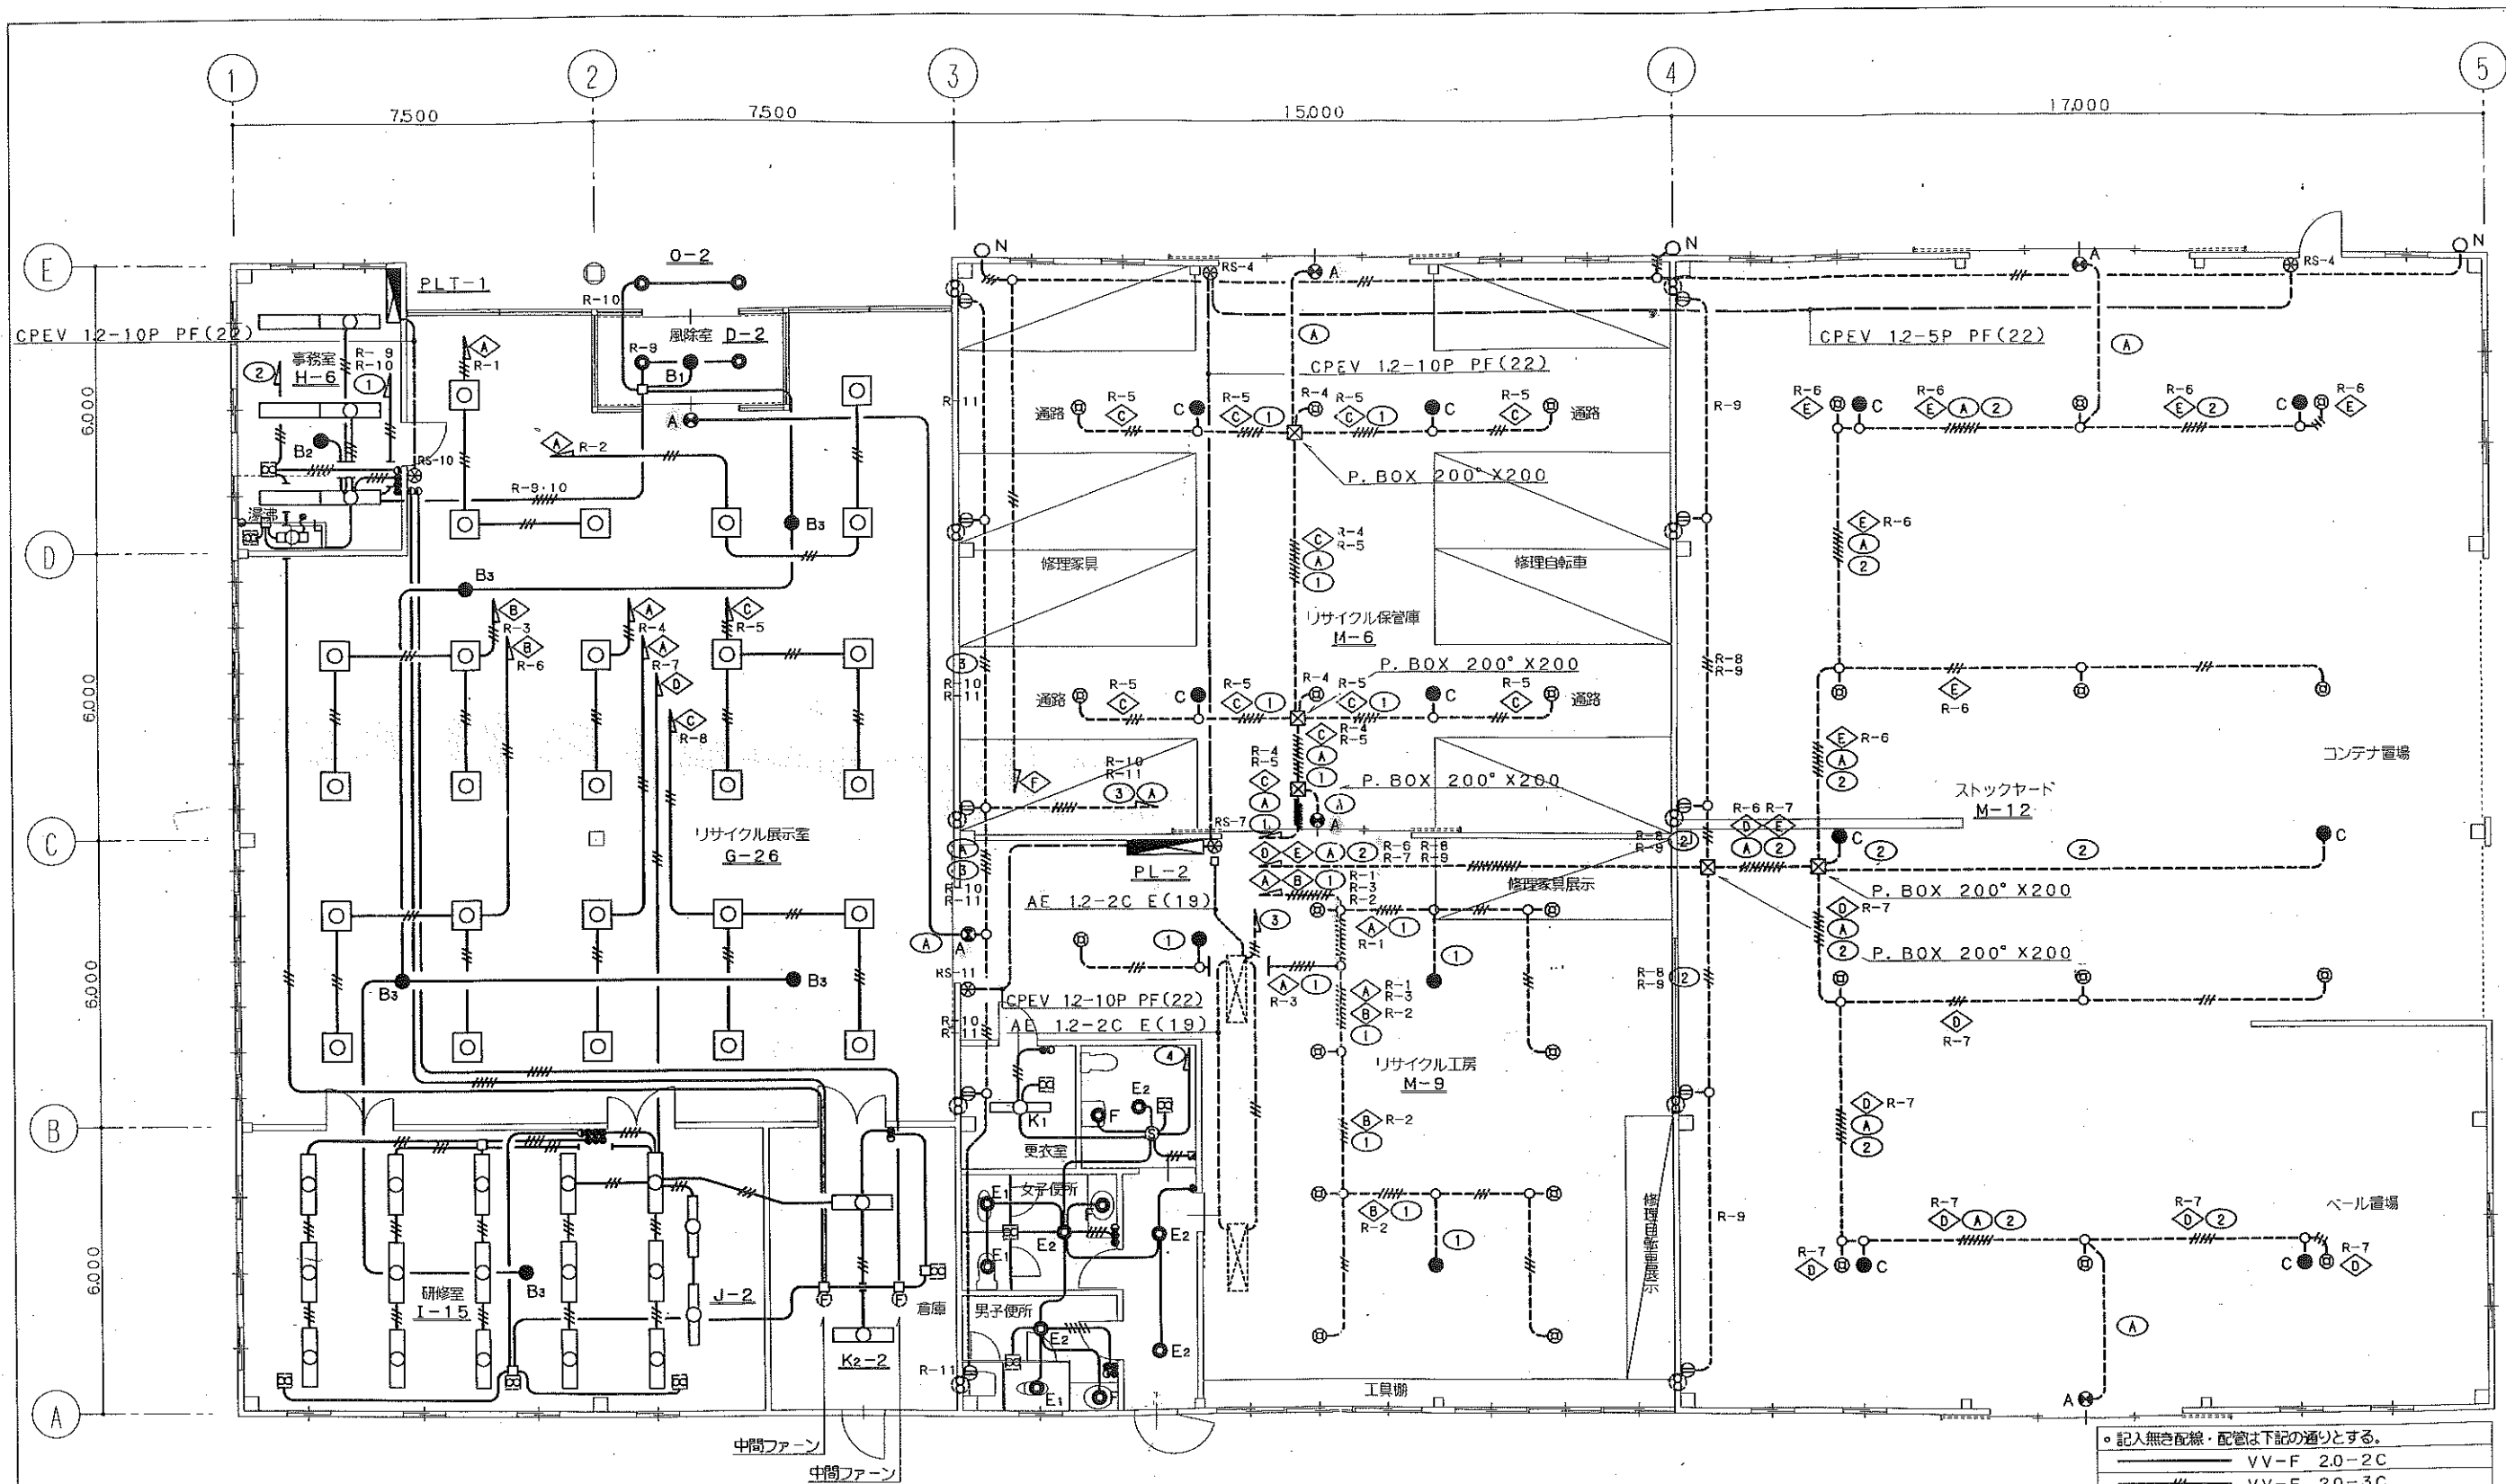

平面図 S=1/100

・記入無き配線・配管は下記の通りとする。

———	VV-F 2.0-2C
———	VV-F 2.0-3C
———	VV-F 2.0-2C~2
-----	I V 2.0X2 E(19)
-----	I V 2.0X3 E(19)
-----	I V 2.0X5 E(25)
-----	I V 2.0X7 E(31)
-----	I V 2.0X9 E(31)
-----	I V 2.0X11 E(31)

工事名称	リサイクルセンター建設工事 (電気設備)	図面番号	E-8
図面名称	電灯設備 平面図	縮尺	S=1/100
一級建築士事務所	(株) 熊倉敬次建築設計事務所	所在地	熊本県熊本市千歳867番地
設計年月日	4.12.10	設計担当	校 図
		校 図	