


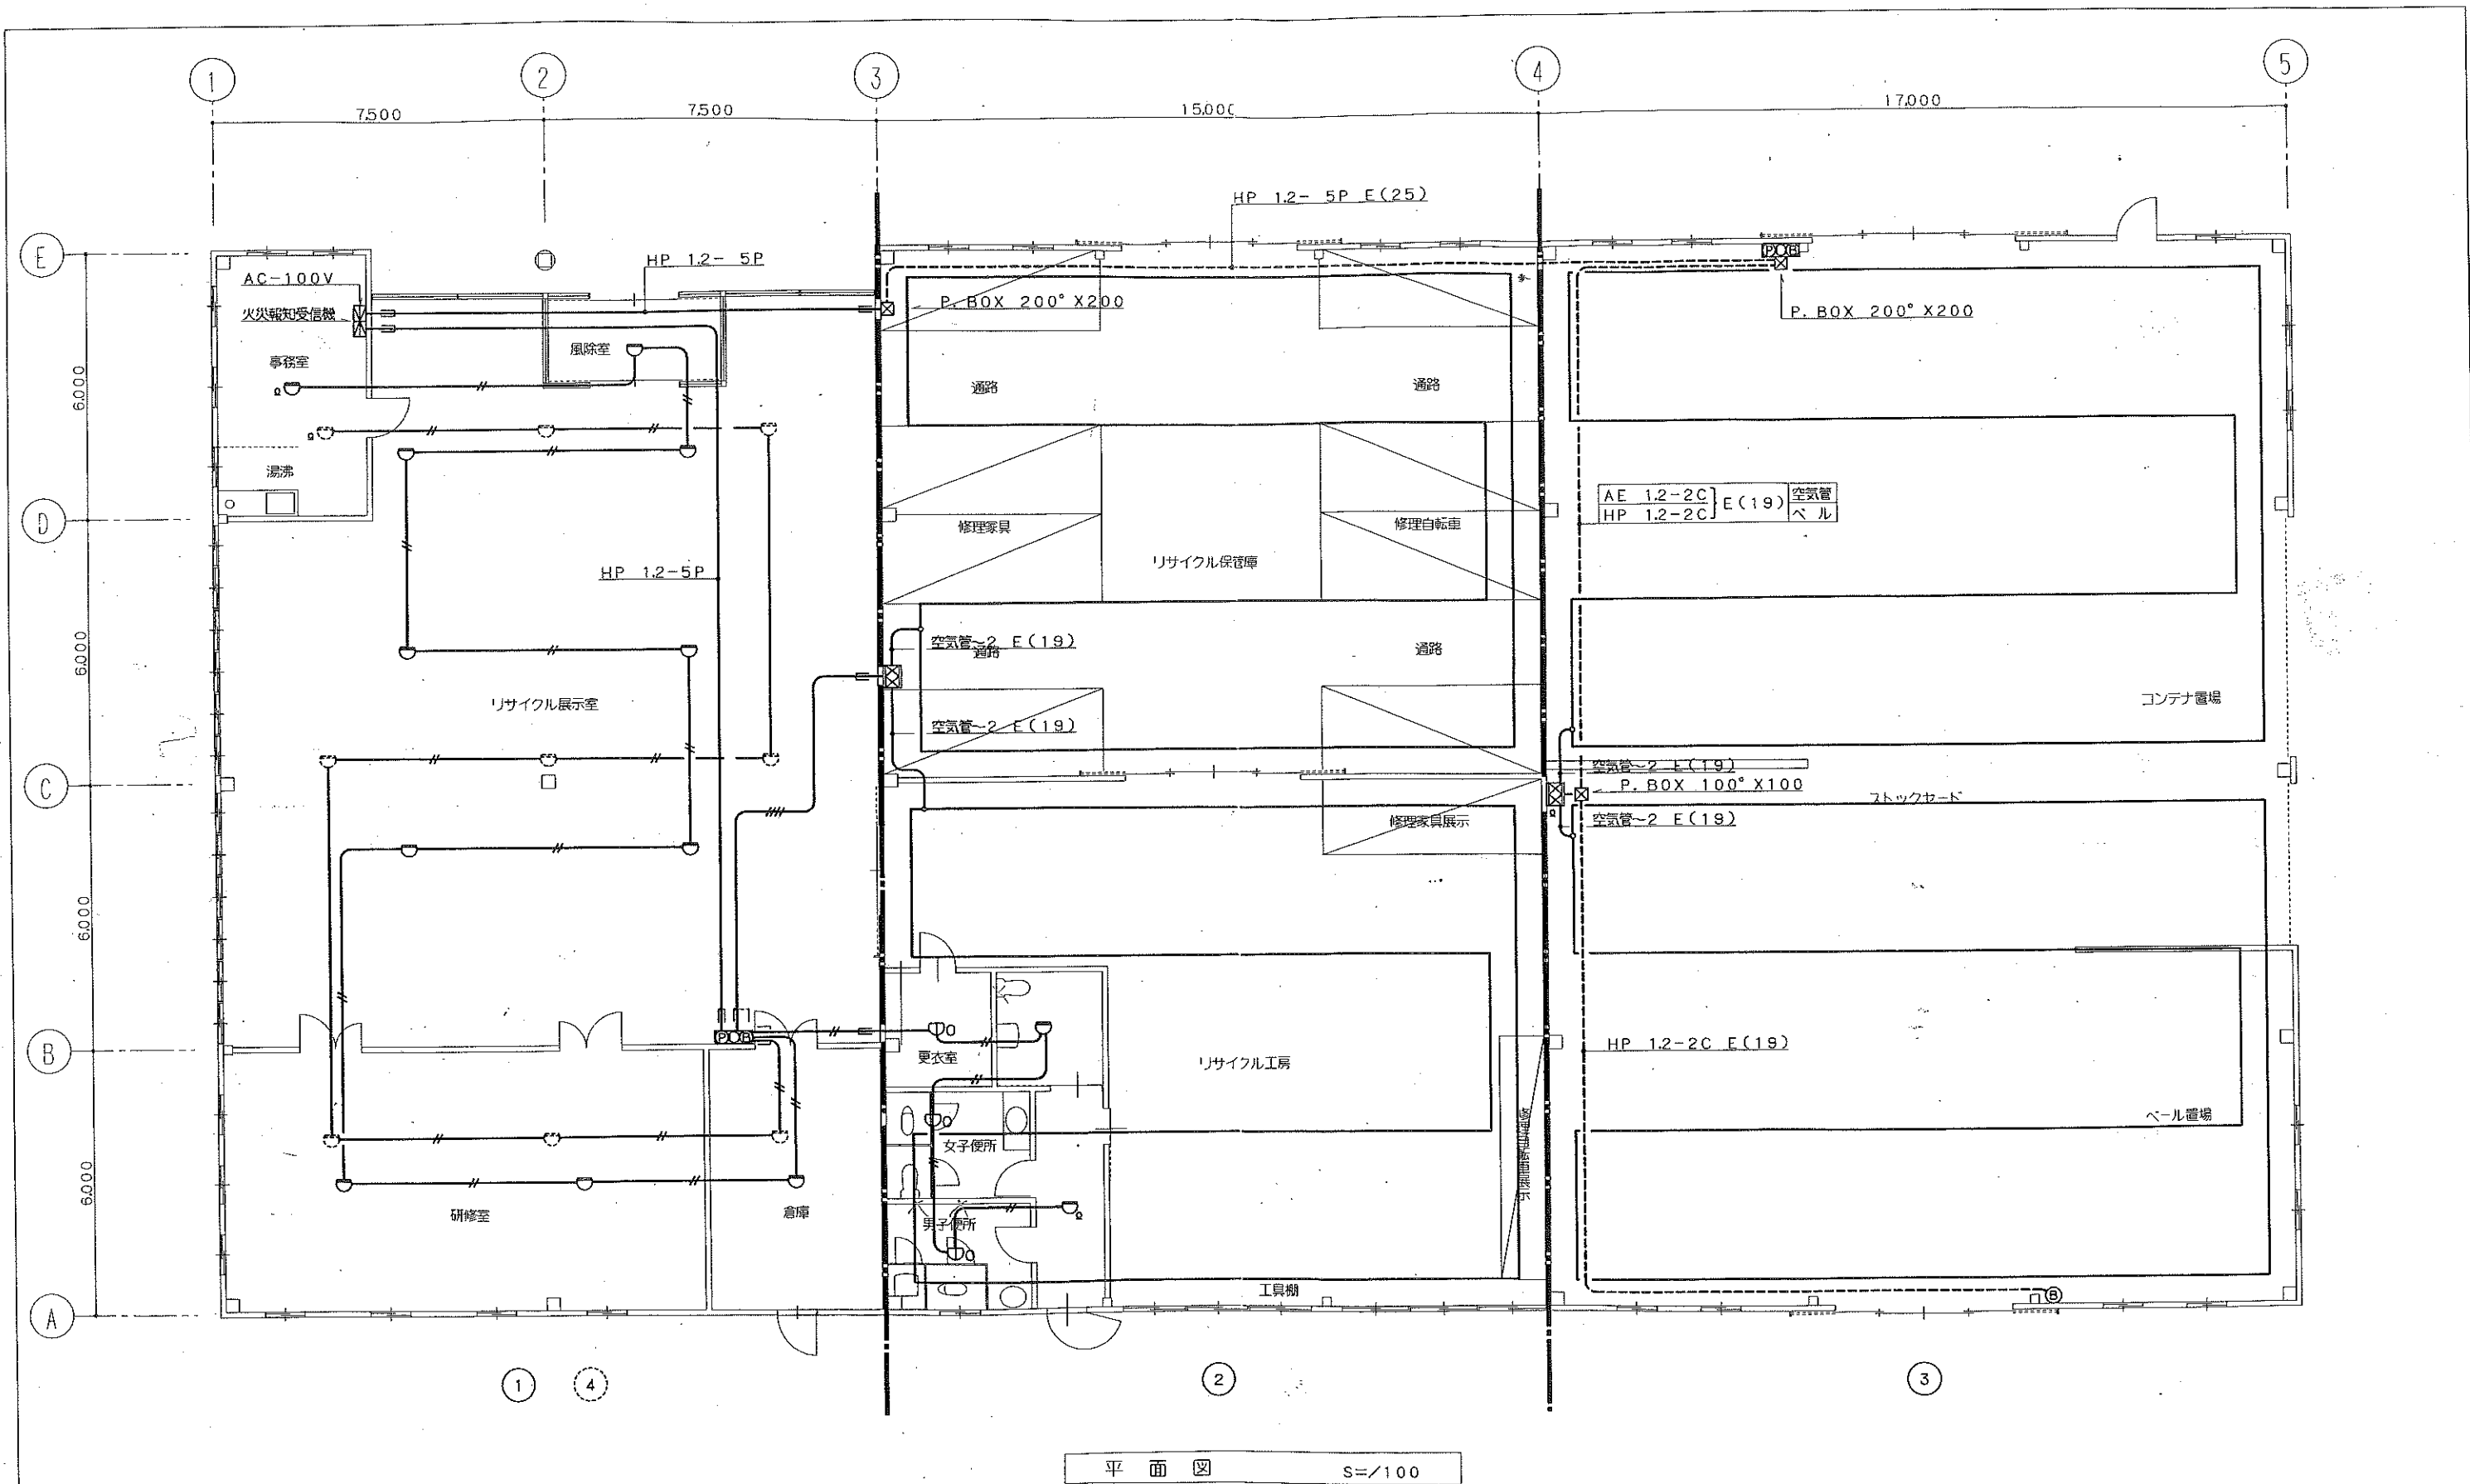

工事名称 リサイクルセンター建設工事（電気設備）	図面番号 E-11	
図面名称 火災報知設備 平面図	縮尺 S=1/100	
一級建築士事務所 (株) 熊倉敬次建築設計事務所	栃木県鹿沼市千渡867番地	電話 0289(62)6730
設計年月日 H.12.10	設計担当	校 図